






LEGENDA DETEKČNÍHO SYSTÉMU DEGA :


- 


ÚSTŘEDNA
ÚSTŘEDNA DETEKČNÍHO SYSTÉMU DEGA
DEGA ÚKÁ III 4, VČ. BOKU
- 


DEGA NISM-CL II - SNÍMAČ (RS485, 4-20mA,IP54, ATEX ZÓNA 2)
URČENO PRO PLYNY - METAN
- 


DEGA NIS-EL II - SNÍMAČ (RS485, 4-20mA,IP54, ATEX ZÓNA 2)
URČENO PRO PLYNY - OXID UHLÍKATÝ
UMÍSTĚNO VE VÝŠCE 150 - 180CM OD PODLAHY
- 

OPTICKÁ SIGNALIZACE- MAJÁK DEGA MR II + INFORMAČNÍ TABULE T
(TEXT:NEVSTUPOVAT ZVÝŠENÁ KONCENTRACE NEBEZPEČNÝCH PLYNŮ)
- 


OPTICKÁ SIGNALIZACE- MAJÁK DEGA MR II + INFORMAČNÍ TABULE T
(TEXT:OPUSTTE PROSTOR ZVÝŠENÁ KONCENTRACE NEBEZPEČNÝCH PLYNŮ)
- 

ZVUKOVÁ SIGNALIZACE
- 

KVITAČNÍ TLAČÍTKO
- 

DEGA TC, ČIDLO KRITICKÉ TEPLLOTY, UMÍSTNĚNÍ POD STROPEM
- 

DEGA ZC, ČIDLO ZAPLAVENÍ, UMÍSTNĚNÍ 10CM NAD ÚROVŇÍ PODLAHY

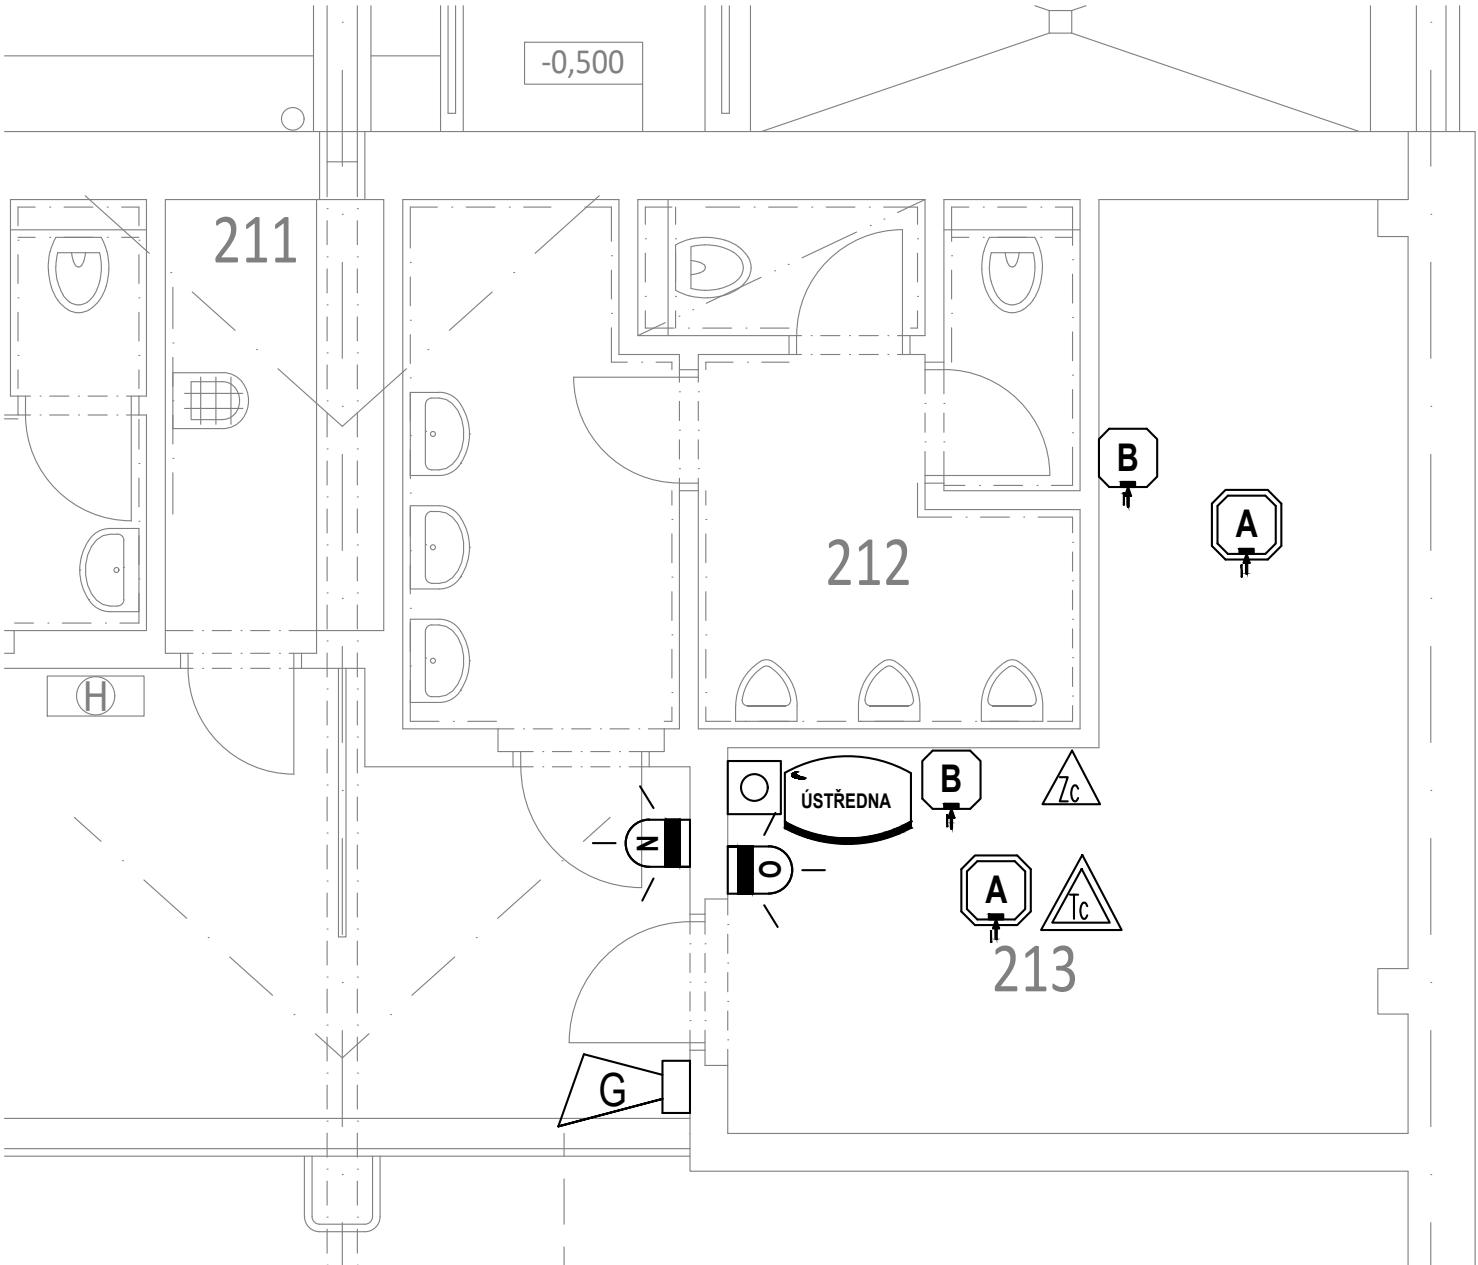

Projektant:	Vypracoval:	Autorizace:	QATROSYSTEM, spol. s r.o. Kyjovská 3578 580 01 Havlíčkův Brod tel.: 569 430 475 dič: CZ15058654 PROJEKCE
Zdeněk Křemínský	Zdeněk Křemínský	Ing. František Dvořák	
Zakázka číslo: 18-50-775		Archivní číslo: OV/14	
Investor: Město Chotěboř, Trčků z Lipy 69, 583 01 Chotěboř			Paré:
Stupeň: Dokumentace pro provedení stavby			Datum: 1.3.2019
Stavba / část: Zimní stadion - dostavba zázemí pod tribunou TECHNIKA PROSTŘEDÍ STAVEB			Číslo výkresu: D.1.4.2.04
Obsah: ELEKTROINSTALACE - DETEKCE PLYNU			Měřítko: 1:50