




ŘEZ A-A

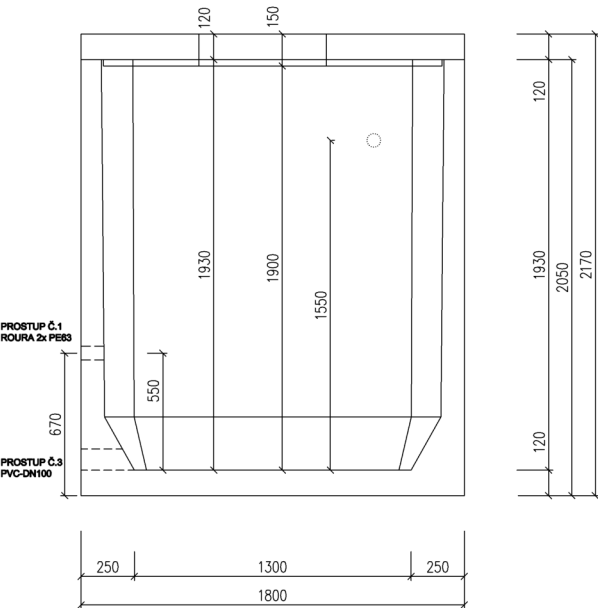


ŘEZ B-B

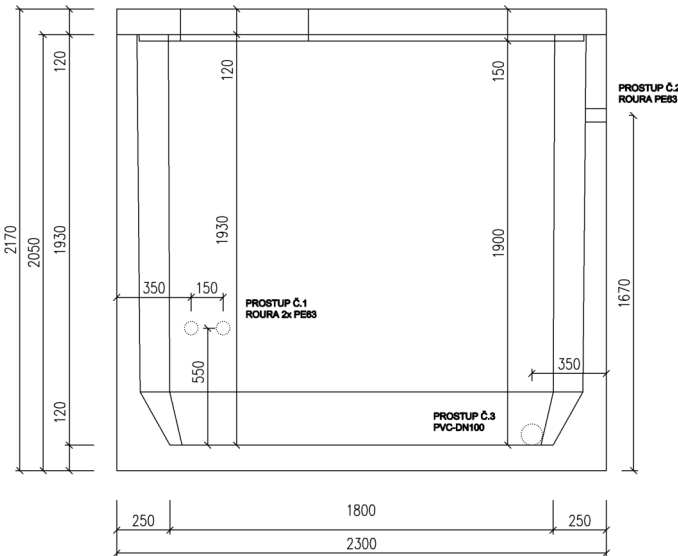

PŮDORYS

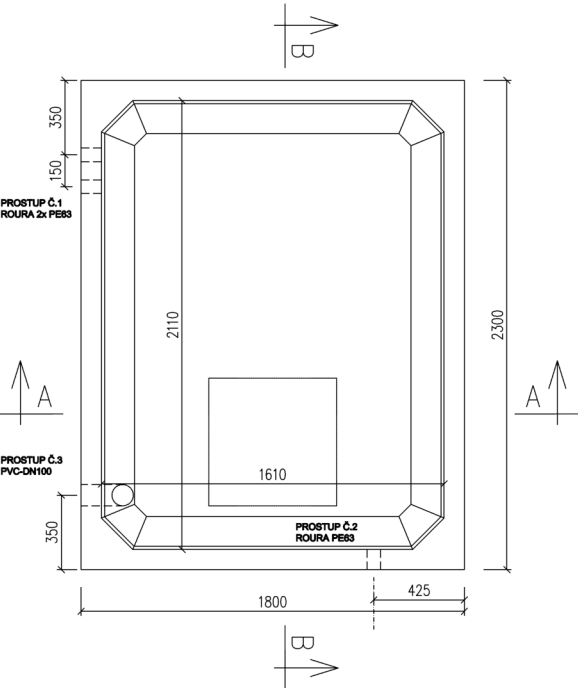

SCHEMA OSAZENÍ ČERPAČÍ STANICE

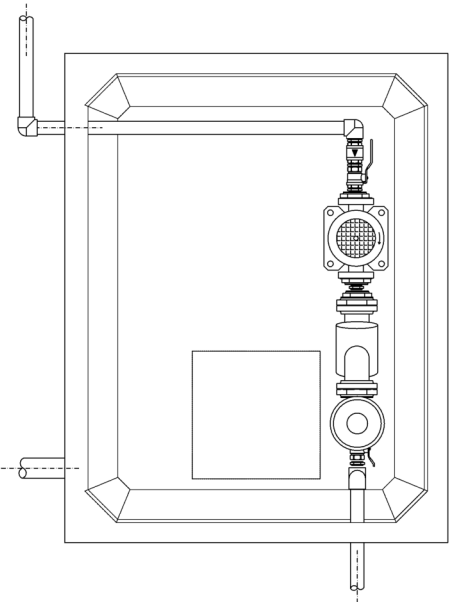

**POPIS:**  
Čerpačí stanice bude osazena v podzemní vodotěsné armaturní šachtě. Šachta bude odvětrána a odvodněna proti zaplavení. Armaturní šachta bude zapuštěna do svahu v prostoru u stávající akumulární nádrže.  
Armaturní šachta:  
Prefabrikovaná vodotěsná nádrž.  
Objem nádrže = 5,9 m3; hmotnost dílu se dnem = 5,9t;  
Strop sO - pojezd osobními vozidly a zásyp 0,5-1,5m; celková tloušťka stropu 150mm; hmotnost = 1,6t  
Uvažovaná únosnost základové spáry 180 kPa; Nádrž uložit do výkopu s upraveným dnem srovnaným do roviny vrstvou štěrkopísku tl. cca 20 cm.

**UPOZORNĚNÍ:**  
TATO DOKUMENTACE NENAHRAZUJE DÍLENSKOU DOKUMENTACI.  
TATO DOKUMENTACE I JEJÍ ČÁSTI PODLÉHAJÍ AUTORSKÉMU ZÁKONU  
INŽENÝRSKÉ SÍTĚ JSOU ZAKRESLENY SCHÉMATICKY.  
PŘED ZAHÁJENÍ PRACÍ BUDOU VYTÝČENY VŠECHNY PODZEMNÍ INŽENÝRSKÉ SÍTĚ JEJICH SPRÁVCI  
KRÍŽENÍ A SOUBĚHY INŽENÝRSKÝCH SÍTÍ BUDOU PROVEDENY V SOULADU S ČSN 73 6005  
PŘI PRACÍCH DODRŽET PLATNÉ PŘEDPISY ZÁSAD BEZPEČNOSTI A OCHRANY ZDRAVÍ OSOB PŘI PRÁCI

STAVBA:		LETNÍ STADION CHOTĚBOŘ		
INVESTOR:		MĚSTO CHOTĚBOŘ, TRČKŮ Z LÍPY 69, 583 01 CHOTĚBOŘ		
MÍSTO STAVBY: ul. U Stadionu 666, 583 01 Chotěboř, pozemky č.p. 1433/2, 1443/41, 1432, 2106/2, 2118/1, 2118/19, 2120/1, 2120/2, 2123, 2128/1, 2128/2, 2128/9, 2128/11, 2129/1, 2128/13, 4515/5 - katastrální území Chotěboř (652831)				
ODPOVĚDNÝ PROJEKTANT:  DAVID MÜLLER DIS. ČKAIT 0402406 Wolkerova 1162/5a 40746 Krásná Lipa	VYPRACOVAL:  DAVID MÜLLER DIS. Wolkerova 1162/5a 40746 Krásná Lipa	DATUM: 07/2022	STUPEŇ : DPS	RAZÍTKO, PODPIS, PARE:
		FORMÁT: 2xA4	MĚŘÍTKO: 1:25	
		OBJEKT: IO 03 – Závlaha nového hřiště na kopanou		
4 objekt čerpací stanice				